

COMUNE DI TRICASE

PROVINCIA DI LECCE

PROGETTO DI UN COMPLESSO TURISTICO- RICETTIVO DA DESTINARE AD ALBERGO

Intervento comportante variante al vigente P.d.F. - Richiesta attivazione procedura di cui al D.P.R. 160/2010

Sito: Via Carlo Alberto DALLA CHIESA 73039 Tricase (LE);

Proprietà: "QUATTRO EMME.L. S.R.L." con sede in via Armando PEROTTI,12 - 73039 TRICASE (LE)

Rappresentante Legale: Sig. PANICO Mario nato a Tricase il 04/01/1961 ed ivi residente alla via A. PEROTTI,12

ELABORATO	N°21	- UBICAZIONE; - DISPOSIZIONE ESTERNA, LINEA PREFERENZIALE ANTINCENDIO; - LEGENDA;
	ANTINCENDIO	

I PROGETTISTI

Ing. GIANGRECO Vito Antonio

Ing. MORCIANO Ippazio Antonio

DATA: APRILE 2012


IL LEGALE RAPPRESENTANTE: PANICO MARIO

LEGENDA

- IDRANTE ANTINCENDIO UNI45
- ⊗ SARACINESCA/VALVOLA DI INTERCETTAZIONE
- ⊗ VALVOLA DI NON RITORNO
- ATTACCO MOTOPOMPA V.V.F. UNI 70
- ⊗ ELETTROPOMPA
- TUBAZIONE ASCENDENTE
- TUBAZIONE DISCENDENTE
- TUBAZIONE ANTINCENDIO INTERRATA EDIFICIO
- ⊗ ILLUMINAZIONE DI SICUREZZA DA 18 W
- ⊗ ILLUMINAZIONE DI SICUREZZA CON INVERTER
- u.s. USCITA DI SICUREZZA ORIZZONTALE
- u.s. USCITA DI SICUREZZA VERSO L'ALTO
- u.s. USCITA DI SICUREZZA VERSO IL BASSO
- VE DI ESODO PRINCIPALI
- ⊗ ESTINTORE A POLVERE (6 Kg- 34A/144BC)
- ⊗ ESTINTORE A CO2 (5 Kg- 34BC)
- ⊗ ESTINTORE CARRELLATO A POLVERE (50 Kg- 34A/144BC)
- ⊗ RIVELATORE DI FUMI DEL TIPO OTTICO
- ⊗ PULSANTE MANUALE DI ALLARME ANTINCENDIO
- ⊗ ALLARME OTTICO/ACUSTICO ANTINCENDIO
- ⊗ INTERRUTTORE DI ESCLUSIONE ALIMENTAZIONE
- ⊗ CONTATORE ELETTRICO
- ⊗ QUADRO ELETTRICO
- ⊗ VALVOLA DI INTERCETTAZIONE COMBUSTIBILE (A STRAPPO)

STRALCIO AEROFOTOGRAMMETRICO Scala 1:5000

-Ubicazione-

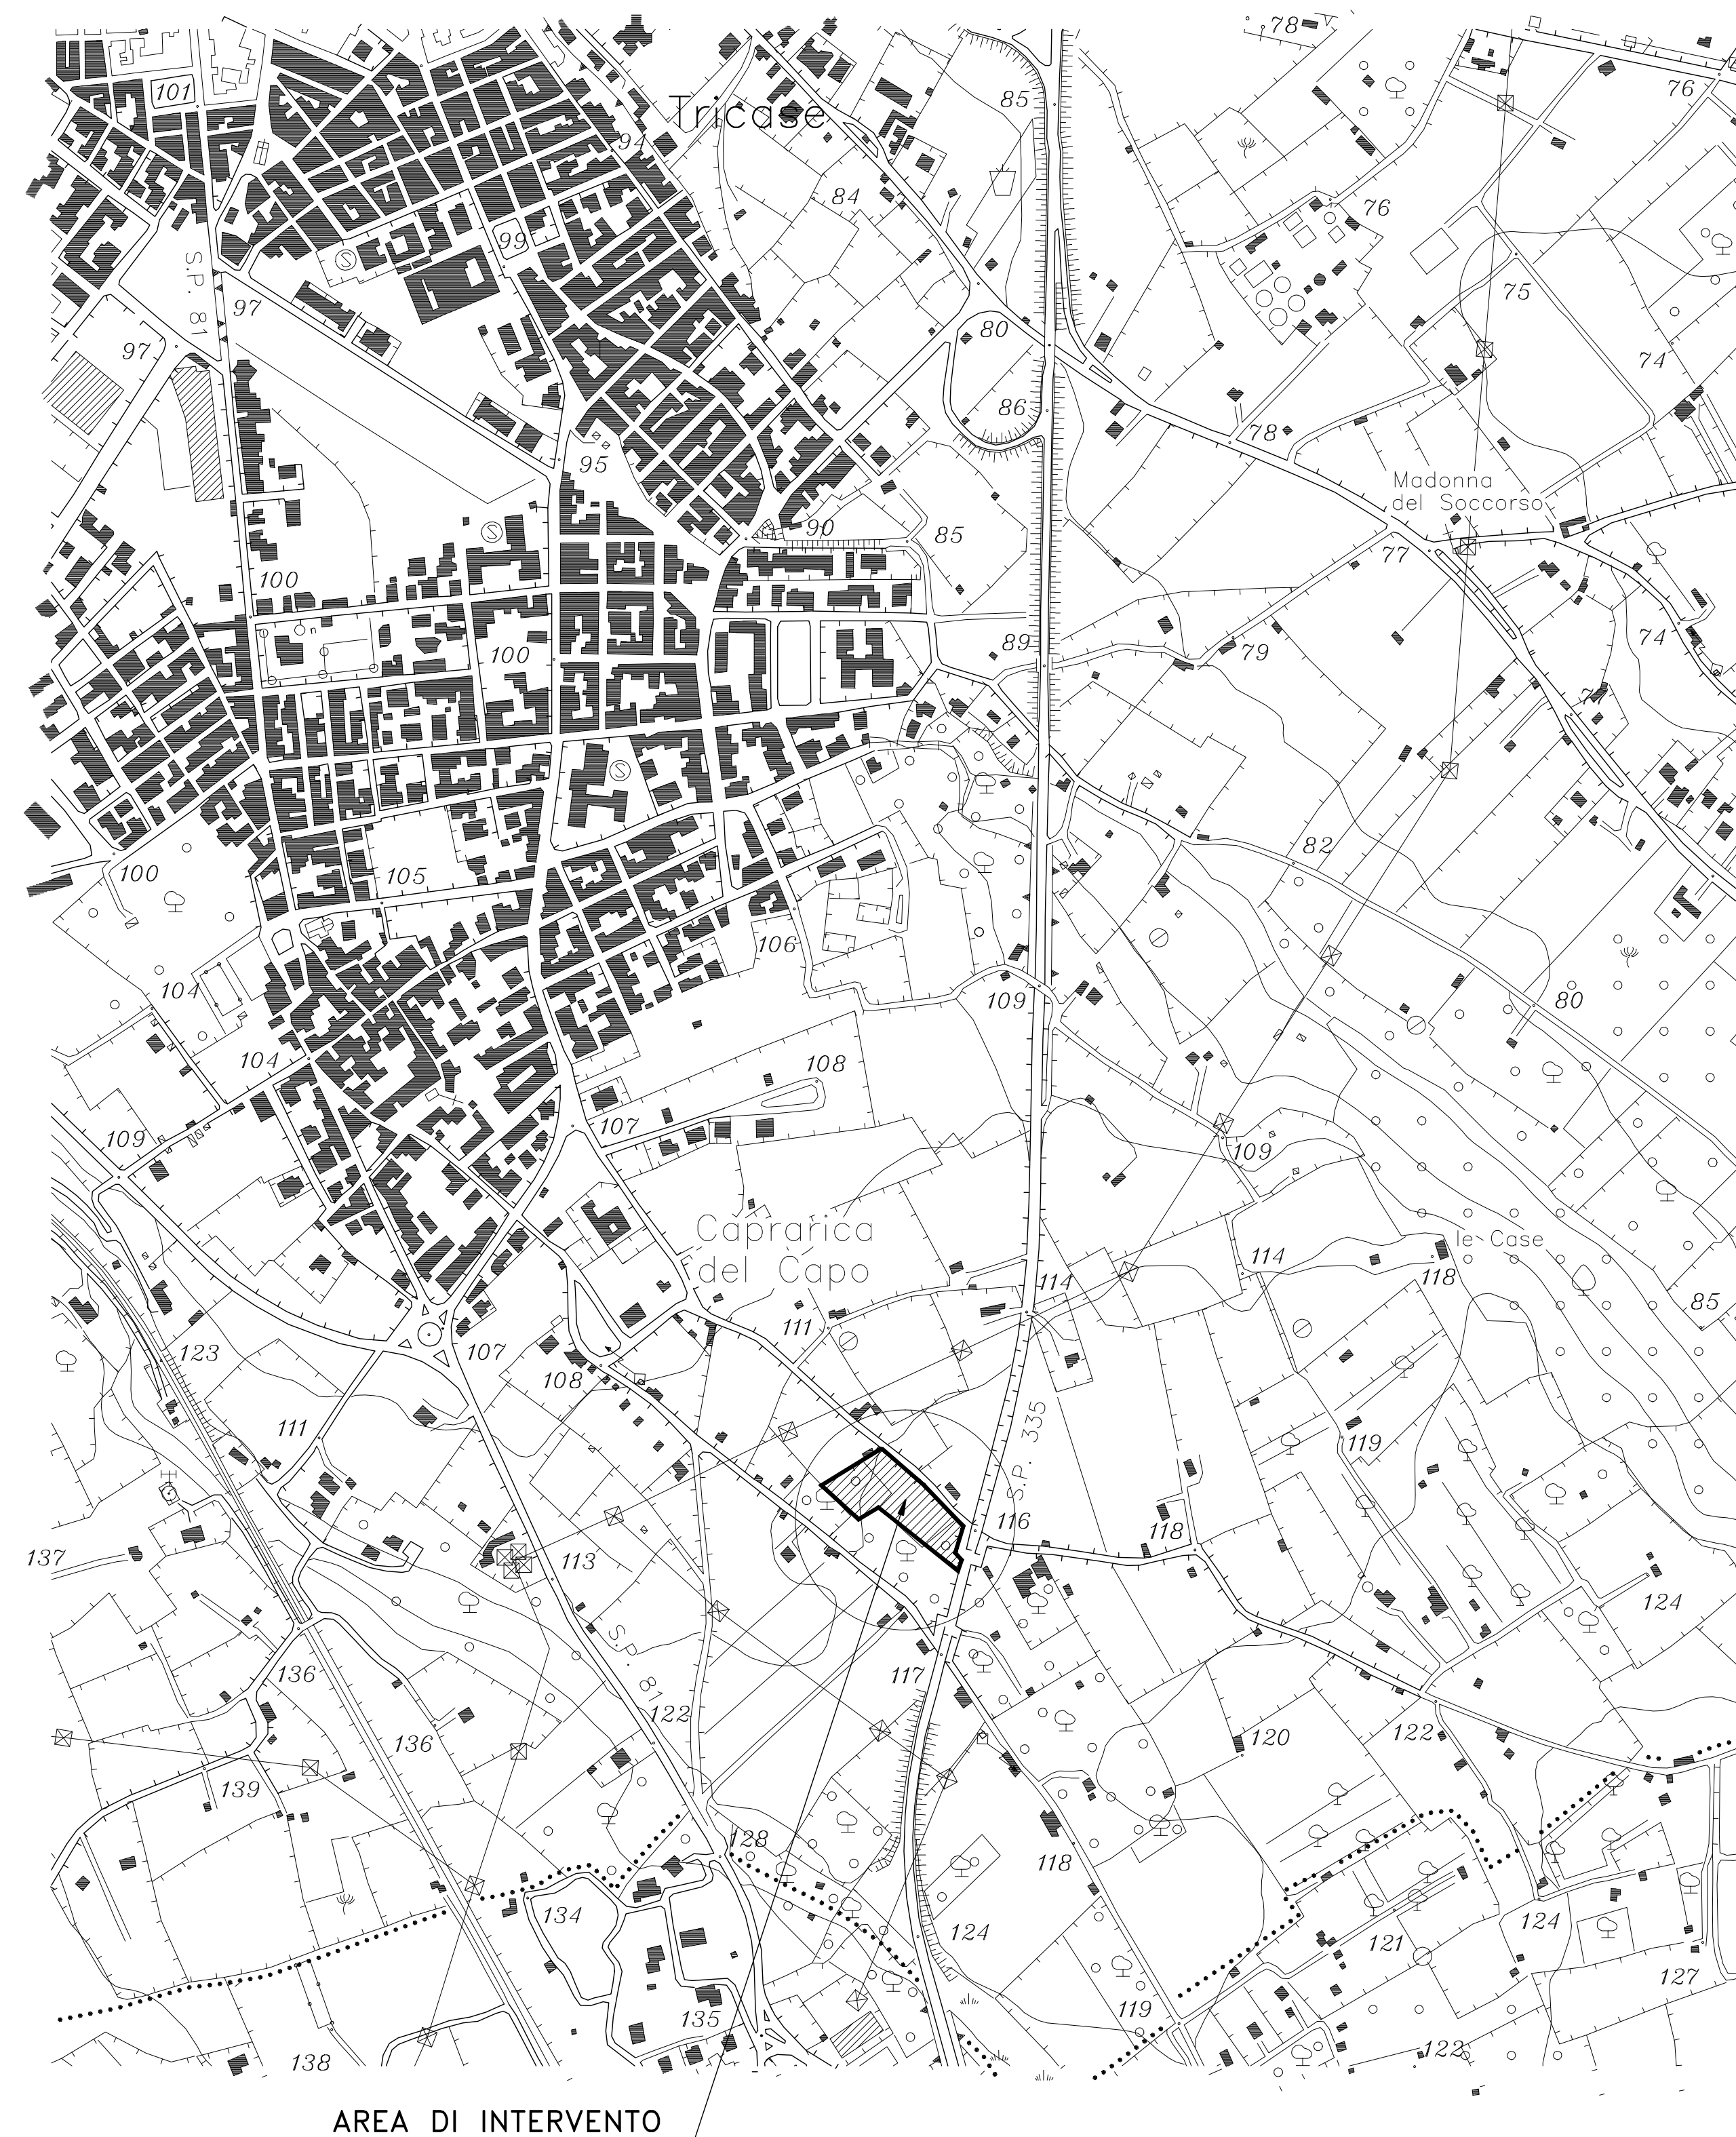

PLANIMETRIA GENERALE Scala 1:300

-Disposizione Esterna, Linea preferenziale Antincendio-

