

COMUNE DI TRICASE

PROVINCIA DI LECCE

PROGETTO DI UN COMPLESSO TURISTICO- RICETTIVO DA DESTINARE AD ALBERGO

Intervento comportante variante di vigente P.d.F. - Richiesta attivazione procedura di cui al D.P.R. 160/2010

Sito: Via Carlo Alberto DALLA CHIESA 73039 Tricase (LE);

Proprietà: "QUATTRO EMME.L. S.R.L." con sede in via Armando PEROTTLI2 - 73039 TRICASE (LE)

Rappresentante Legale: Sig. PANICO Mario nato a Tricase il 04/01/1961 ed ivi residente alla via A. PEROTTLI2

ELABORATO	N°23	- IMPIANTO IDRICO
-----------	------	-------------------

I PROGETTISTI	
Ing. GIANRECO Vito Antonio	Ing. MORCIANO Ippazio Antonio



DATA: APRILE 2012

IL LEGALE RAPPRESENTANTE: PANICO MARIO

PIANTA PIANO RIALZATO Scala 1:100

-Impianto Idrico-

SCHEMA DI DISTRIBUZIONE IMPIANTO A COLLETTORE

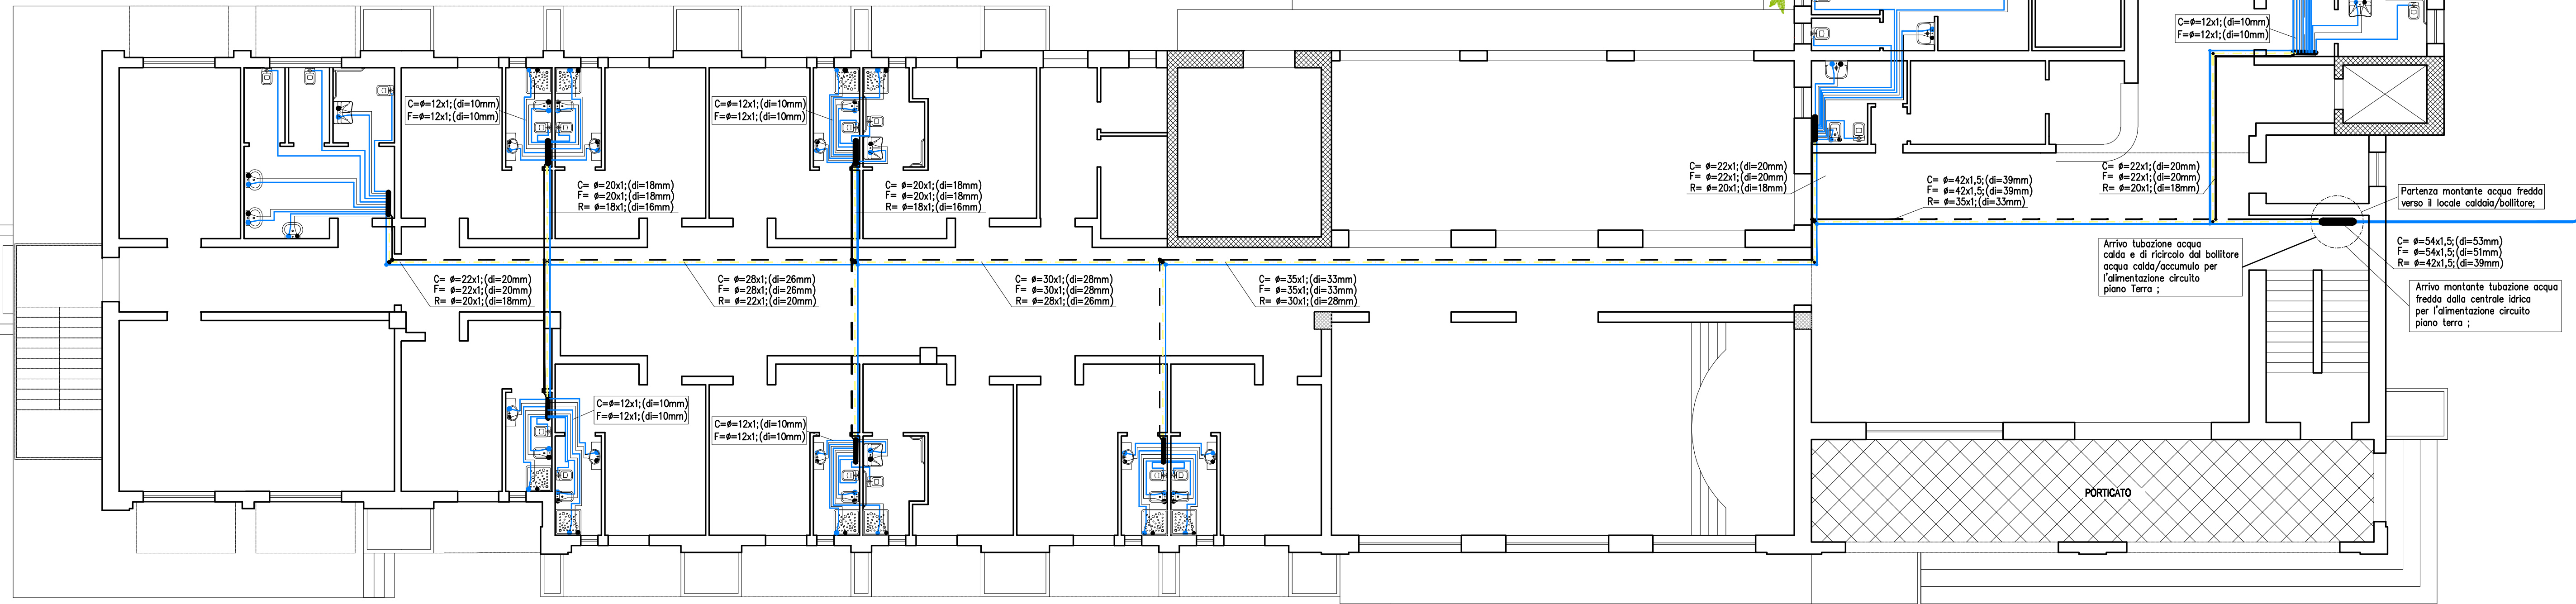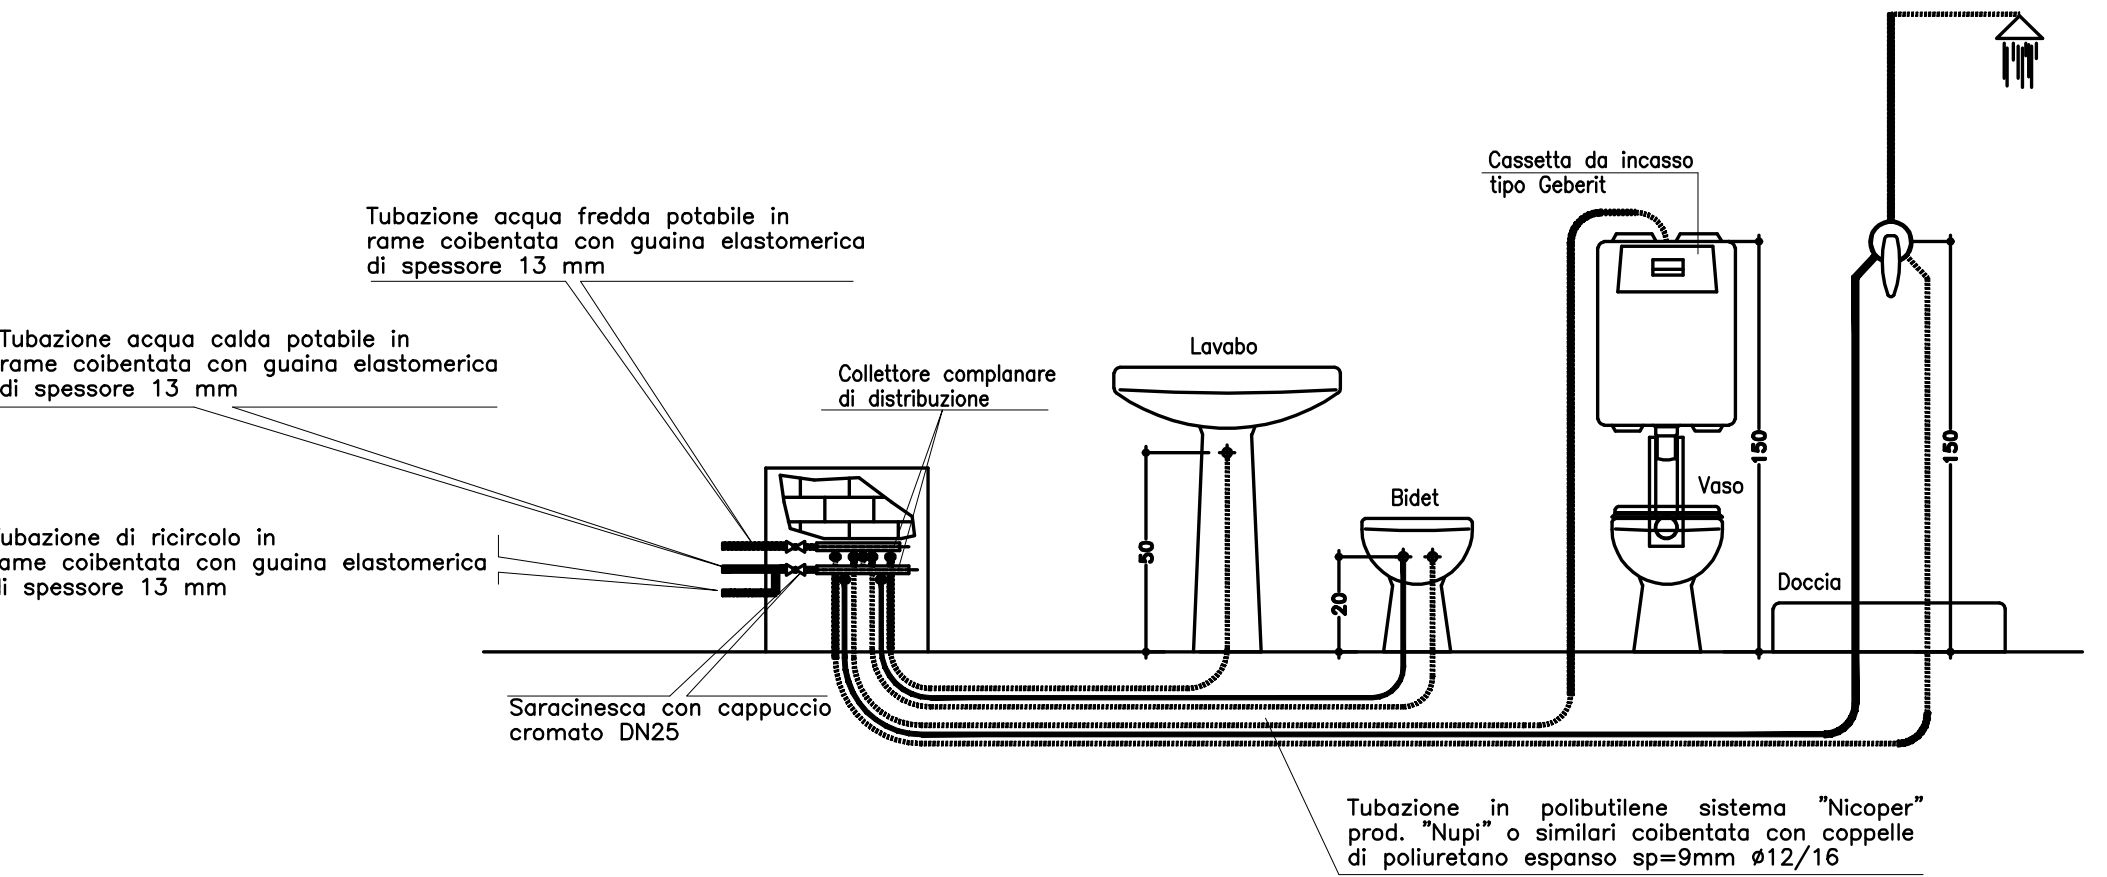


PIANTA PIANO PRIMO Scala 1:100


-Impianto Idrico-

ISOLAMENTO TERMICO TIPO "AC/Accoflex" Prod. Armstrong

TIPO DI RIVESTIMENTO PER ESTERNO

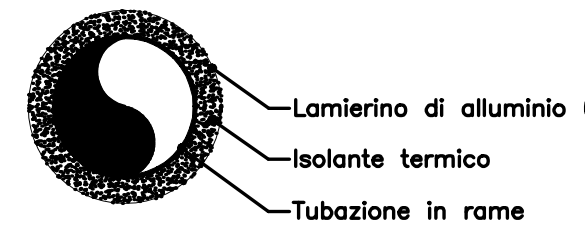

TIPO DI RIVESTIMENTO PER INTERNO

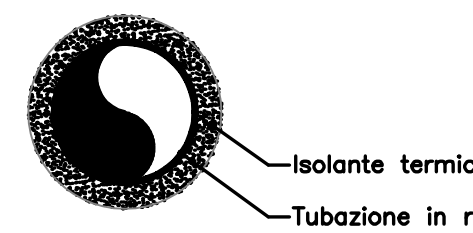

Tubo rame		Tubo ferro		Spessore tubi					
Esterno	Interno	Esterno	Interno	Spessore	Spessore	Spessore	Spessore	Spessore	Spessore
mm	mm	mm	mm	mm	mm	mm	mm	mm	mm
6	4	6	6	6	9	13	19	32	
10	8	10	10	8	11	15	25	40	
15	12	15	15	12	13	18	30	48	
20	16	20	20	16	15	20	35	56	
25	20	25	25	20	18	24	40	64	
32	26	32	32	26	22	28	48	76	
40	32	40	40	32	26	32	56	90	
50	40	50	50	40	32	40	68	110	
63	50	63	63	50	38	48	82	130	
80	63	80	80	63	46	58	100	160	
100	80	100	100	80	56	70	125	200	
125	100	125	125	100	68	85	150	250	
150	125	150	150	125	82	100	180	300	

C COLLETTORE COMPLETARE DI DISTRIBUZIONE COMPLETO DI ORGANI D'INTERCETTAZIONE

TUBAZIONE DI DISTRIBUZIONE ACQUA FREDDA POTABILE IN ACCIAIO ZINCATO COIBENTATA CON COPPELLE DI AC/ACCOFLEX PROD. ARMSTRONG (VEDI TABELLA)

TUBAZIONE DI DISTRIBUZIONE ACQUA SANITARIA E RICIRCOLO IN ACCIAIO ZINCATO COIBENTATA CON COPPELLE DI AC/ACCOFLEX PROD. ARMSTRONG (VEDI TABELLA)

N.B. TUTTA LA TUBAZIONE ALL'INTERNO DEI SERVIZI E' IN POLIBUTILENE SISTEMA "NICOPER" PROD. "NUPEC" O SIMILARI COIBENTATA CON COPPELLE DI POLIURETANO ESPANSO Sp=9mm ø12/16

NELLA DESCRIZIONE DEI DIAMETRI VIENE INDICATO CON: R. = TUBAZIONE DI RICIRCOLO C. = TUBAZIONE ACQUA SANITARIA F. = TUBAZIONE ACQUA FREDDA POTABILE

